

Plan orientacyjny


Skala 1 : 10 000



Magdalena Kowalska ul. Chabrowa 2 67-120 Koźuchów		tel. 604 903 707 e-mail: magda_wadas@o2.pl
OBIEKT	BUDOWA ODCINKA SIECI WODOCIĄGOWEJ WRAZ Z PRZYŁĄCZAMI W KSIĄŻU ŚLĄSKIM	
ADRES	OBRĘB 0006 KSIĄŻ ŚLĄSKI, GMINA KOŻUCHÓW	
TYTUŁ RYSUNKU	PLAN ORIENTACYJNY	
STADIUM	KONCEPCJA TECHNICZNA	
PROJEKTANT	mgr inż. Magdalena Kowalska	Nr uprawnień/specjalność: LBS/0048/POOS/08 instalacyjna Podpis:
PROJEKTANT	mgr inż. Magdalena Prus	Nr uprawnień/specjalność: LBS/0136/PWBS/2019 instalacyjna Podpis:
		Skala 1 : 10 000
		Nr rysunku S-01
		Grudzień 2024 r.

KSIAŻ ŚLĄSKI

Obręb: 0006
KSIAŻ ŚLĄSKI

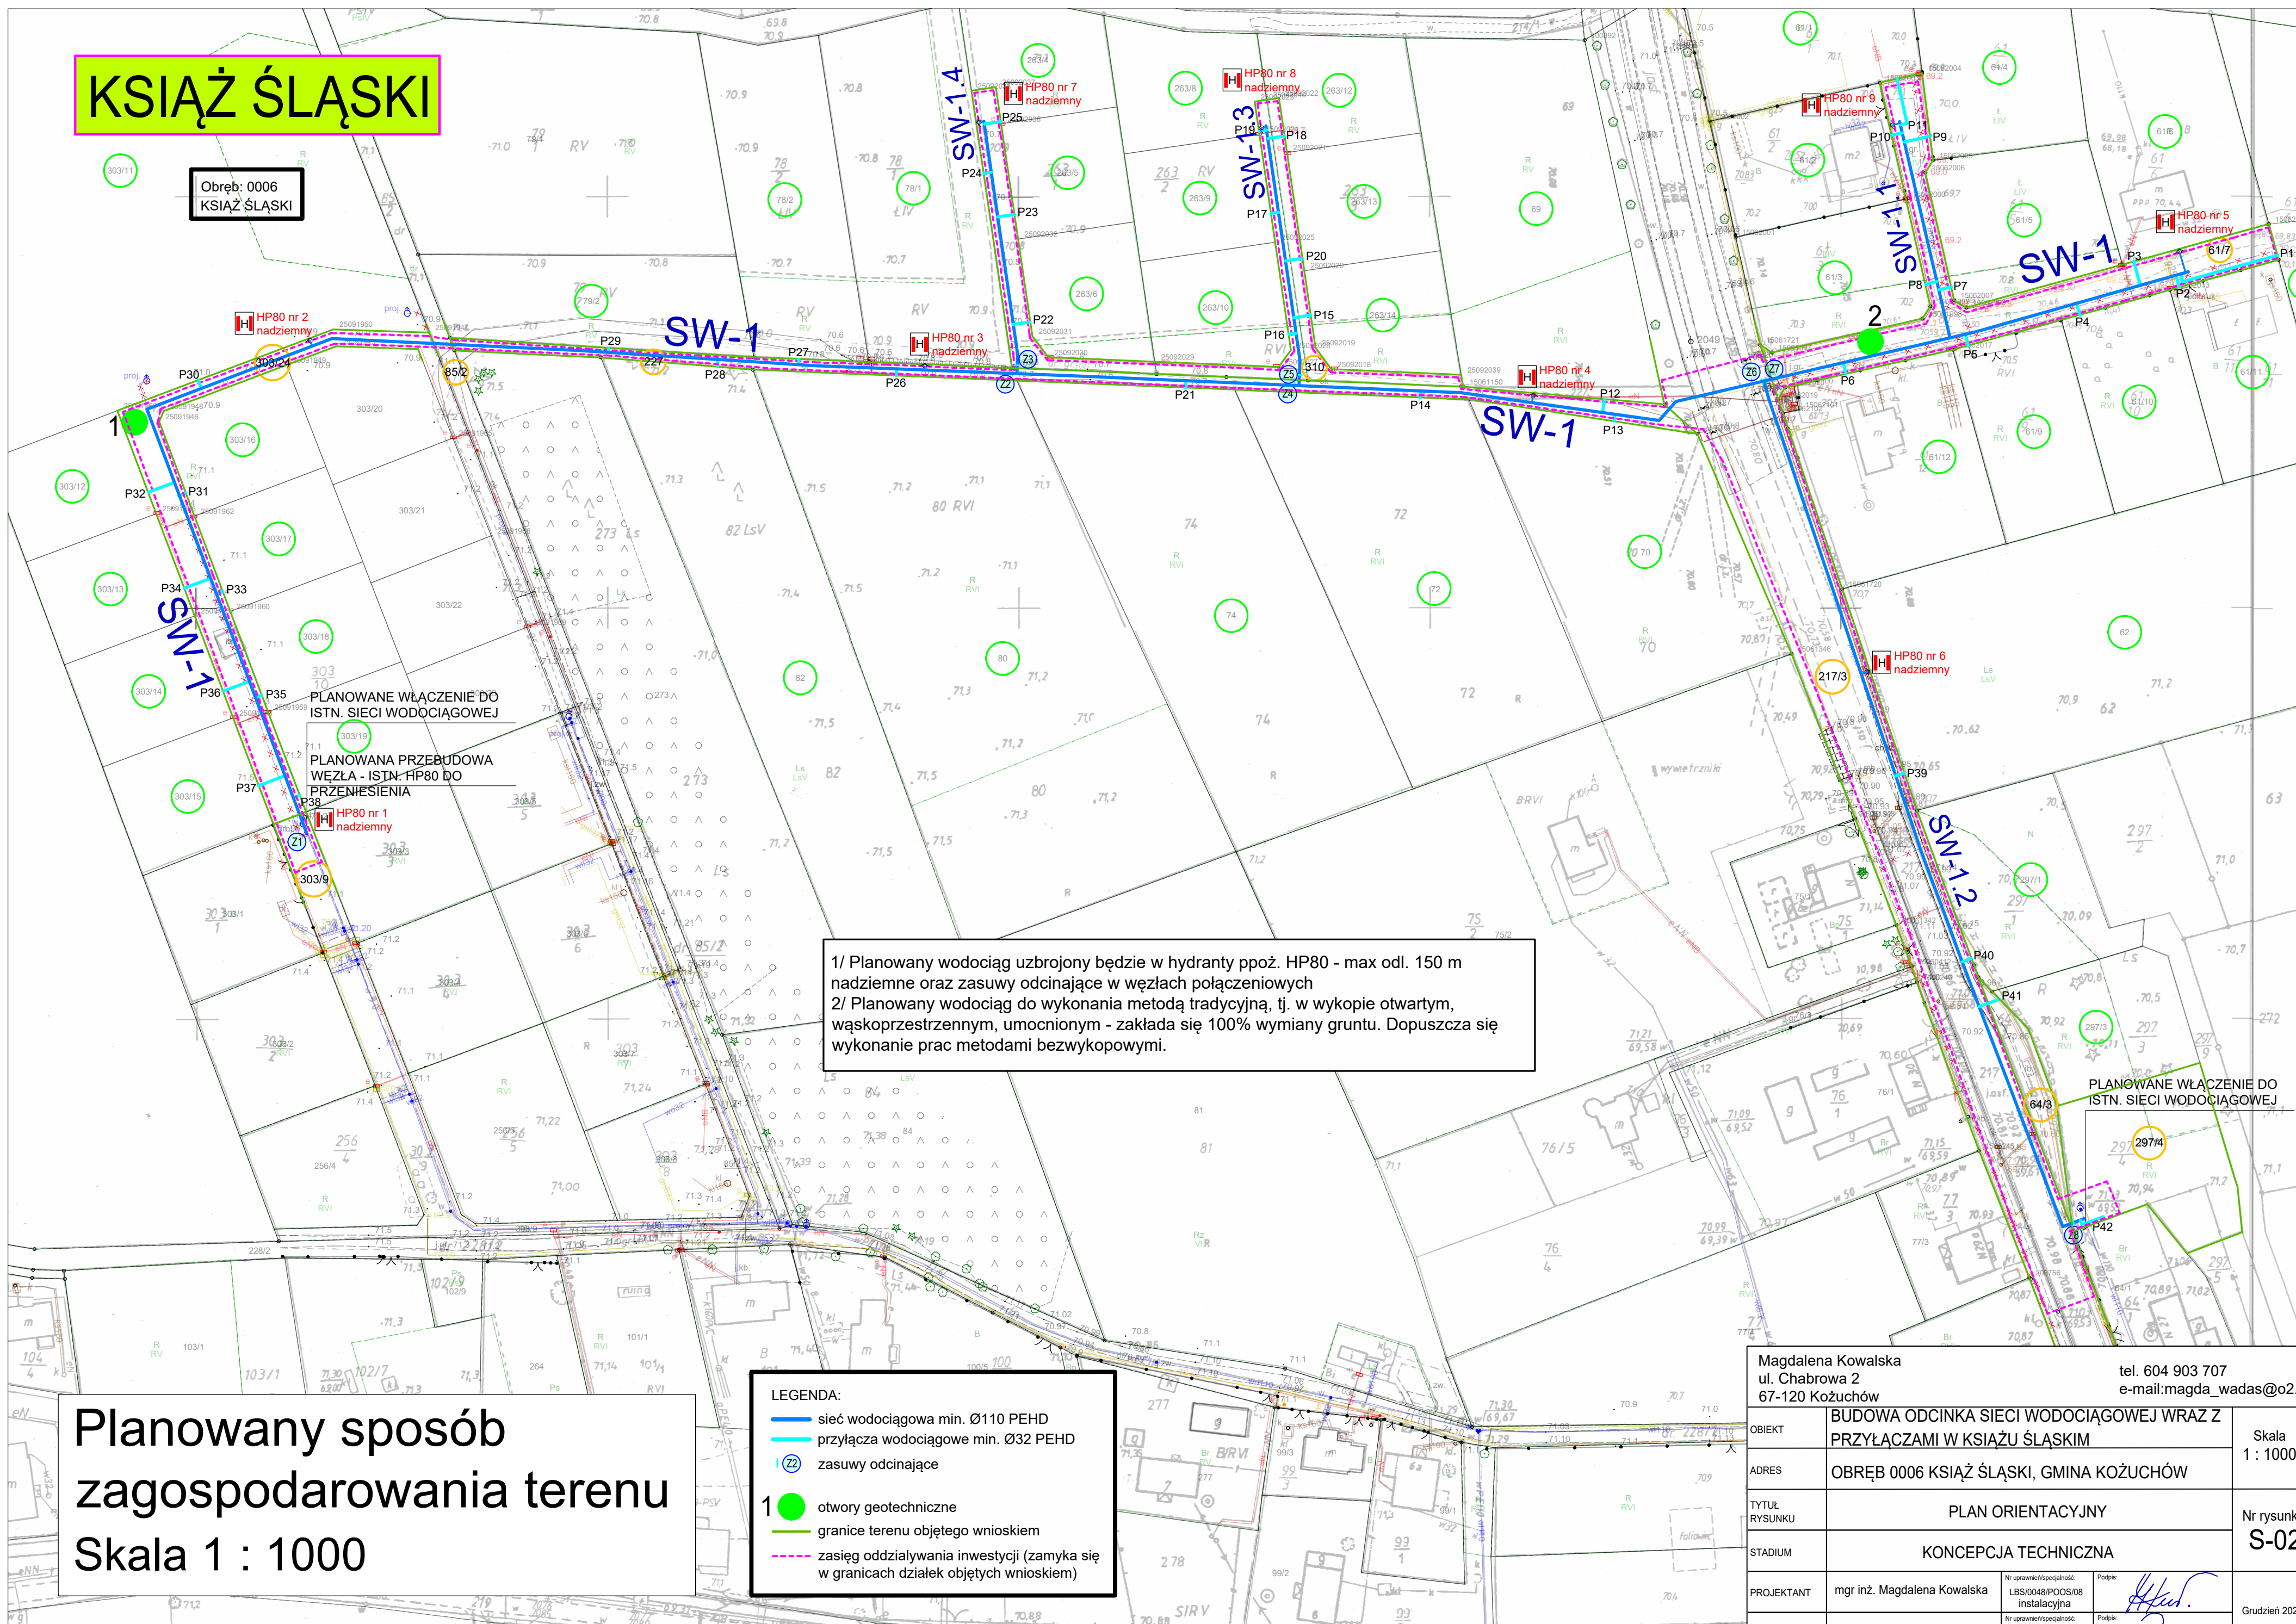

PLANOWANE WŁĄCZENIE DO ISTN. SIECI WODOCIĄGOWEJ

PLANOWANA PRZEBUDOWA WĘZŁA - ISTN.-HP80 DO PRZENIESIENIA

1/ Planowany wodociąg uzbrojony będzie w hydranty ppoż. HP80 - max odl. 150 m nadziemne oraz zasuwy odcinające w węzłach połączeniowych
2/ Planowany wodociąg do wykonania metodą tradycyjną, tj. w wykopie otwartym, wąskoprzestrzennym, umocnionym - zakłada się 100% wymiany gruntu. Dopuszcza się wykonanie prac metodami bezwykopowymi.

PLANOWANE WŁĄCZENIE DO ISTN. SIECI WODOCIĄGOWEJ

Planowany sposób zagospodarowania terenu
Skala 1 : 1000

- LEGENDA:**
- sieć wodociągowa min. Ø110 PEHD
 - przyłącza wodociągowe min. Ø32 PEHD
 - ⊕ zasuwy odcinające
 - 1 otwory geotechniczne
 - granice terenu objętego wnioskiem
 - - - zasięg oddziaływania inwestycji (zamyka się w granicach działek objętych wnioskiem)

Magdalena Kowalska ul. Chabrowa 2 67-120 Koźuchów		tel. 604 903 707 e-mail: magda_wadas@o2.pl
OBIEKT	BUDOWA ODCINKA SIECI WODOCIĄGOWEJ WRAZ Z PRZYŁĄCZAMI W KSIAŻU ŚLĄSKIM	Skala 1 : 1000
ADRES	OBRĘB 0006 KSIAŻ ŚLĄSKI, GMINA KOŻUCHÓW	
TYTUŁ RYSUNKU	PLAN ORIENTACYJNY	Nr rysunku S-02
STADIUM	KONCEPCJA TECHNICZNA	
PROJEKTANT	mgr inż. Magdalena Kowalska	Nr uprawnień/specjalność: LBS/0048/POOS/08 instalacyjna
PROJEKTANT	mgr inż. Magdalena Prus	Nr uprawnień/specjalność: LBS/0136/PWBS/2019 instalacyjna

Grudzień 2024 r.