


WYKAZ AKTYWIZACJI ORAZ UZGODNIENIA ZE 18
 P.O. 0804.2017.949
 GN 0642.1845.407
 2.0. STANOWISKO
 GEO TECHNIK
 KOSZÓW 24.07.2017

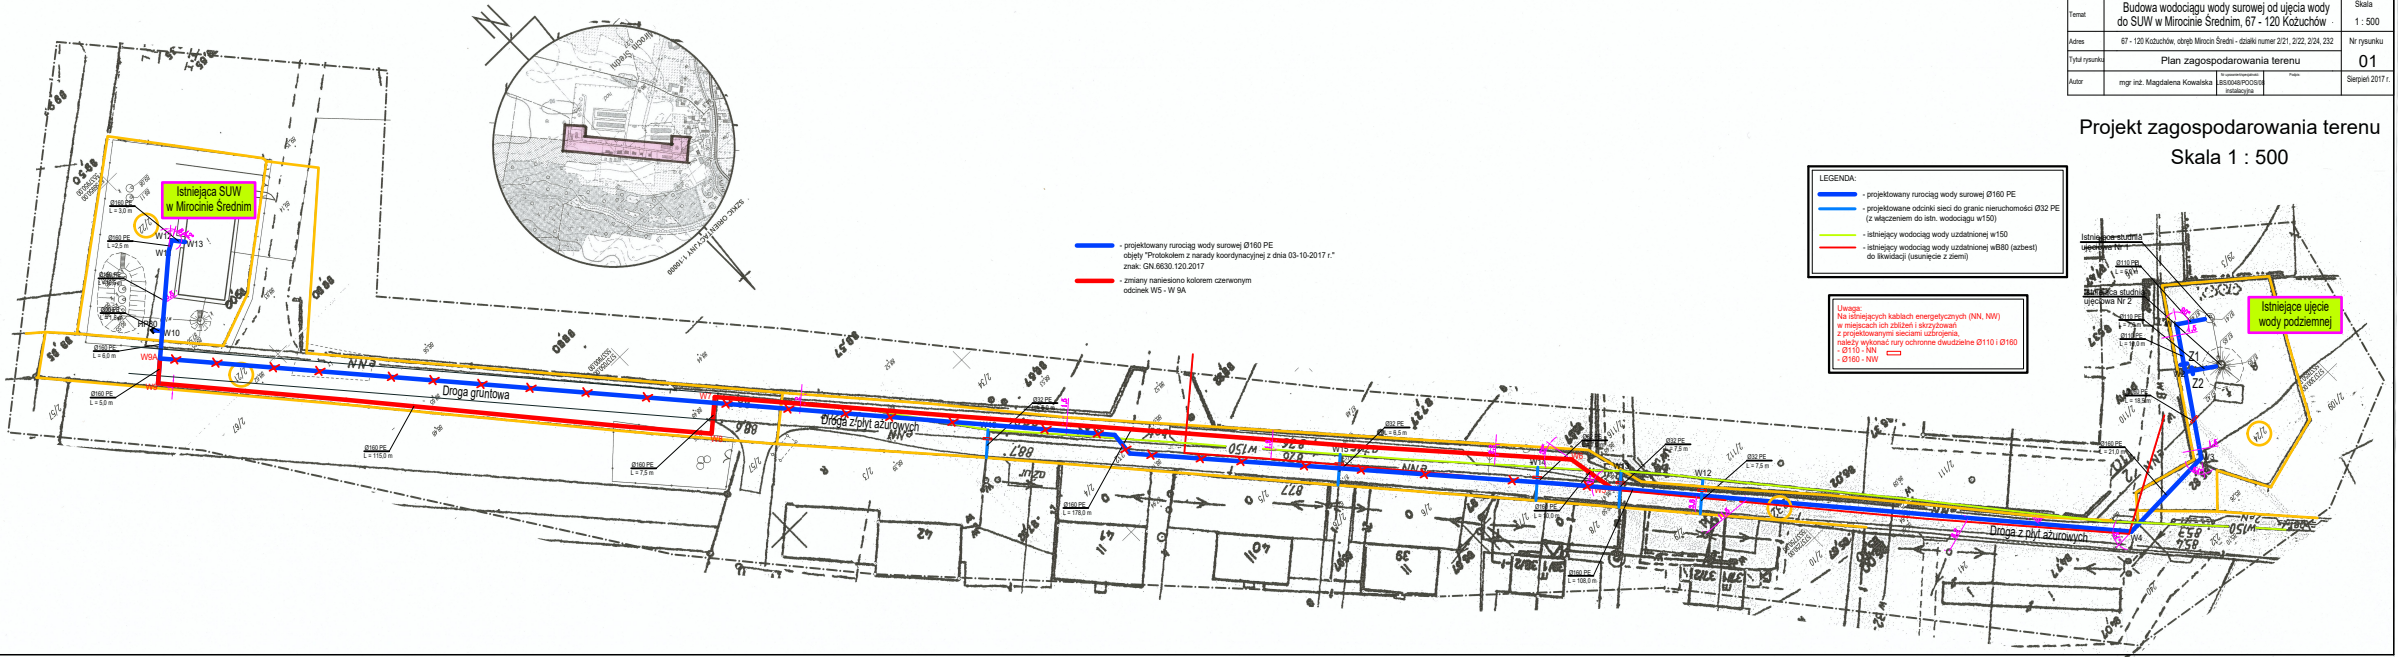

- projektowany rurociąg wody surowej Ø160 PE
 objęty Protokołem z narysów koordynacyjnej z dnia 03-10-2017 r.
 znak: GN.000.100.2017
 - zmiany napisano kolorem czerwonym
 odrębnie WS - W 9A

- LEGENDA:**
- projektowany rurociąg wody surowej Ø160 PE
 - projektowane odcinki sieci do granic nieruchomości Ø150 PE (z włączeniem do sieci wodociągu w/50)
 - istniejący wodociąg wody uzdatnionej w/50
 - istniejący wodociąg wody uzdatnionej w/80 (zabud) do Władcy (surowiec z ziemi)
- Uwaga:
 Na istniejących kablach energetycznych (NL, NN) w miejscach ich przelazów i skrzyżowań z projektowanymi sekcjami uzdatnienia należy wykonać rury ochronne dwudzielne Ø110 i Ø150 - Ø110 - NN - Ø160 - NN

Przedsiębiorstwo Usług Komunalnych Sp. z o.o. ul. Elekcyjna 8, 67-120 Koszów tel. (0-68) 555 22 08, www.uskum.eu		
Teren: Budowa wodociągu wody surowej od ujęcia wody do SUW w Miocinie Średnim, 67 - 120 Koszów	Skala: 1 : 500	Nr rysunku: 01
Adres: 67 - 120 Koszów, obieg Miocin Średni - działki numer 271, 222, 224, 232	Tytuł rysunku: Plan zagospodarowania terenu	Data: 24.07.2017
Autor: mgr inż. Magdalena Kowalska	Projektant: mgr inż. Magdalena Kowalska	Data: 24.07.2017

Projekt zagospodarowania terenu
Skala 1 : 500

